



План рабочего освещения M1:100

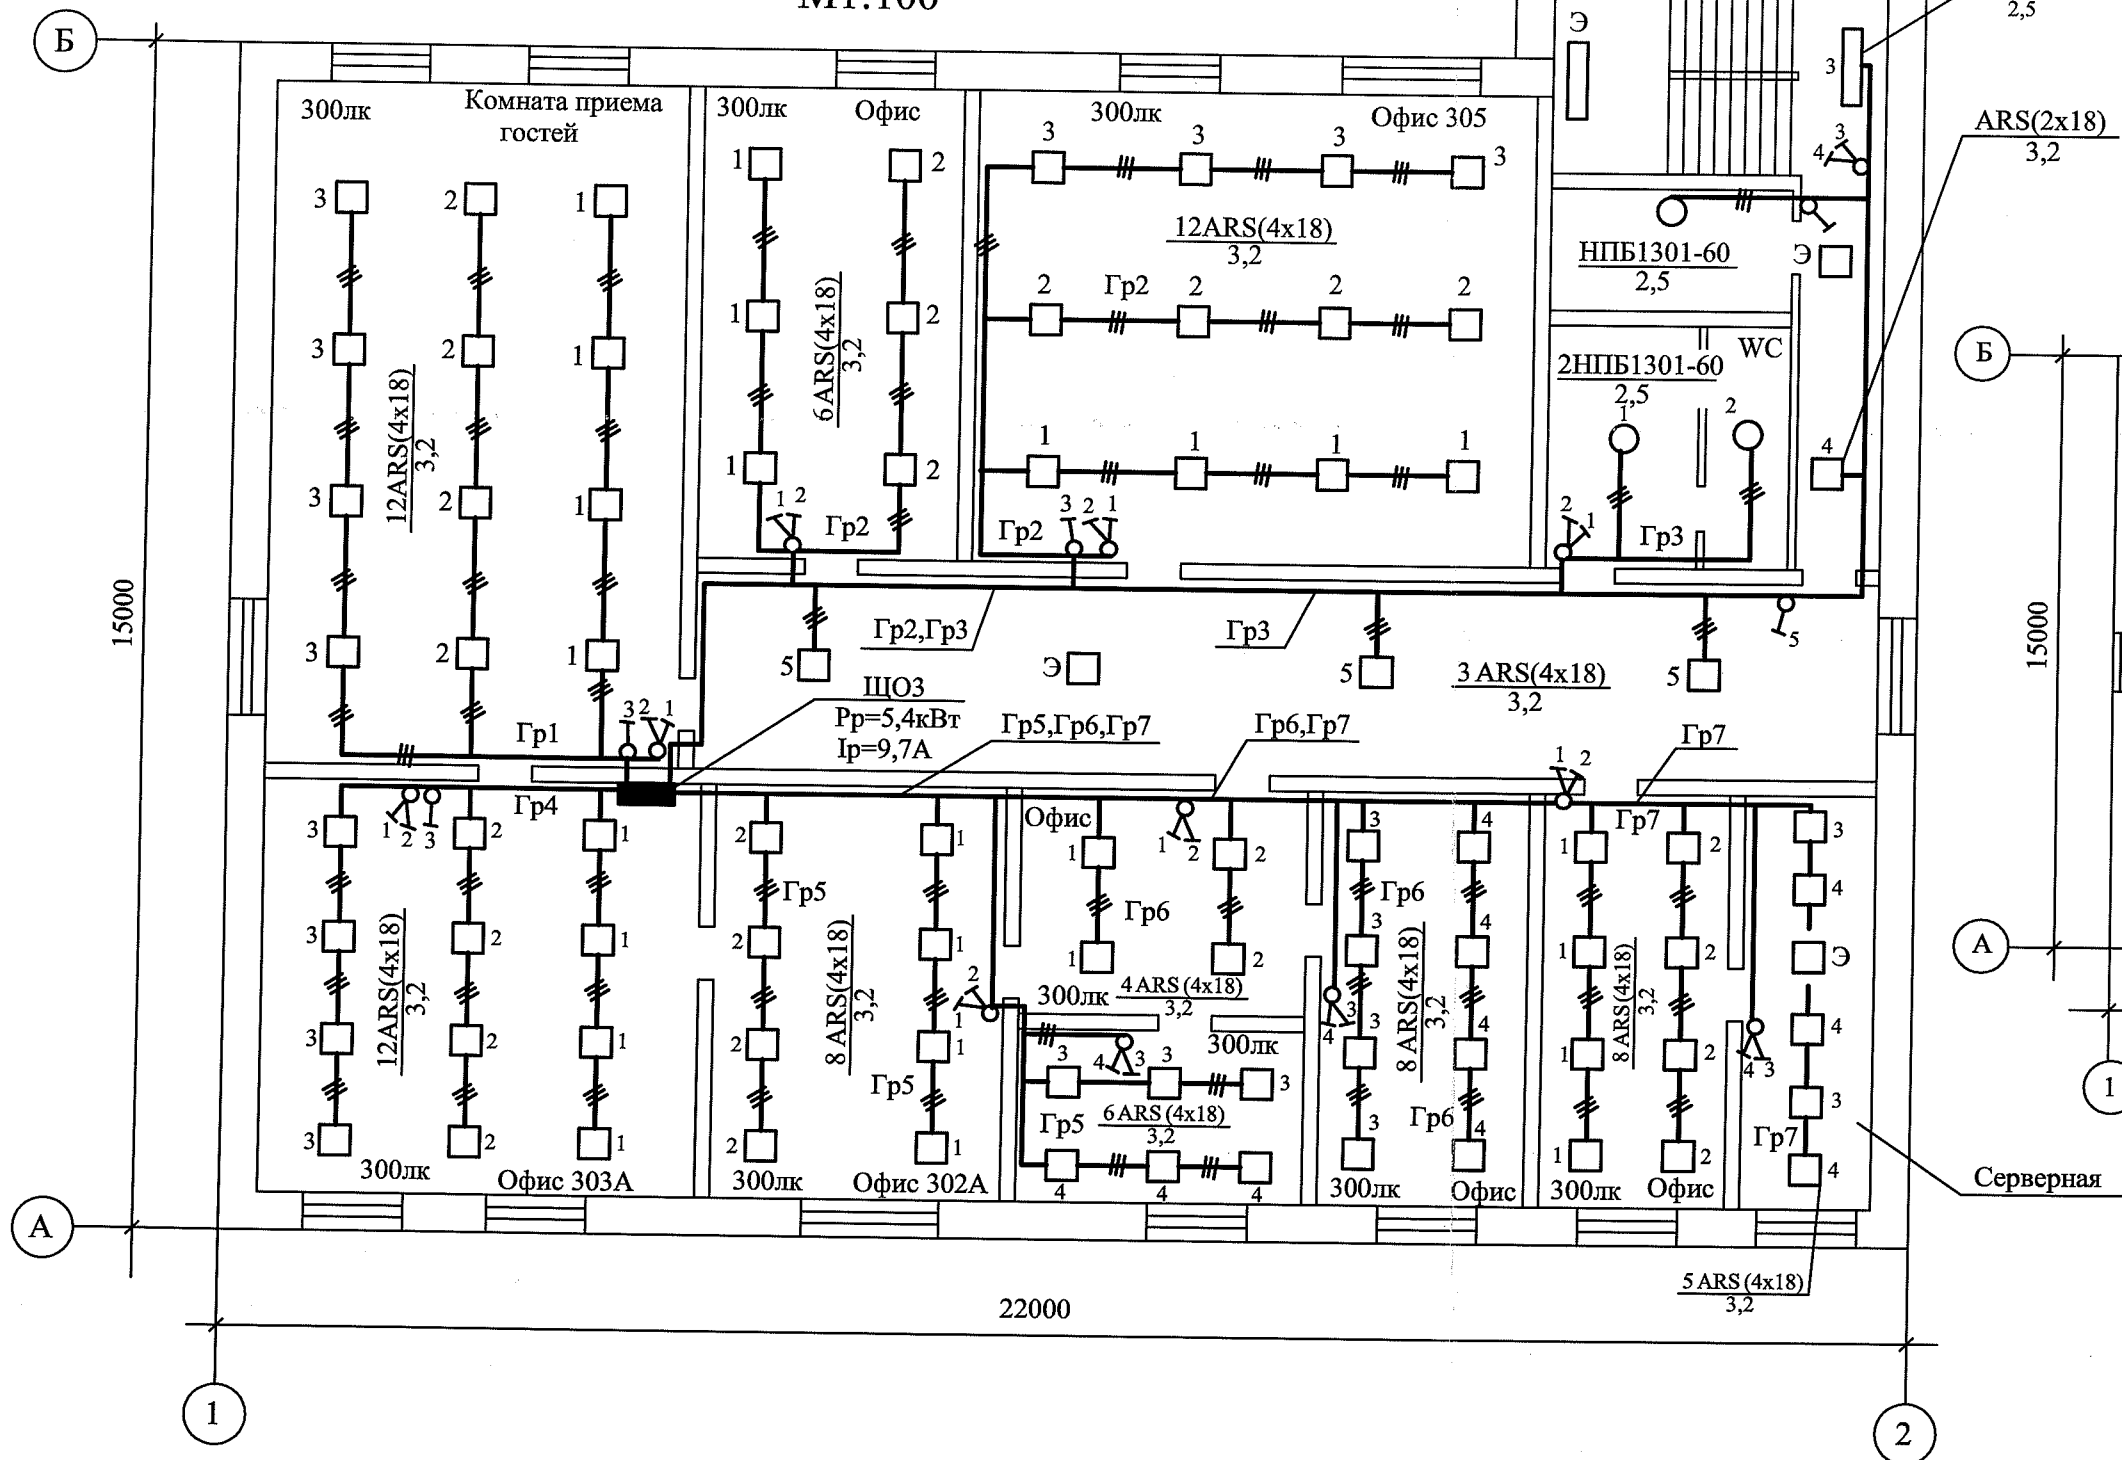

План эвакуационного освещения M1:200

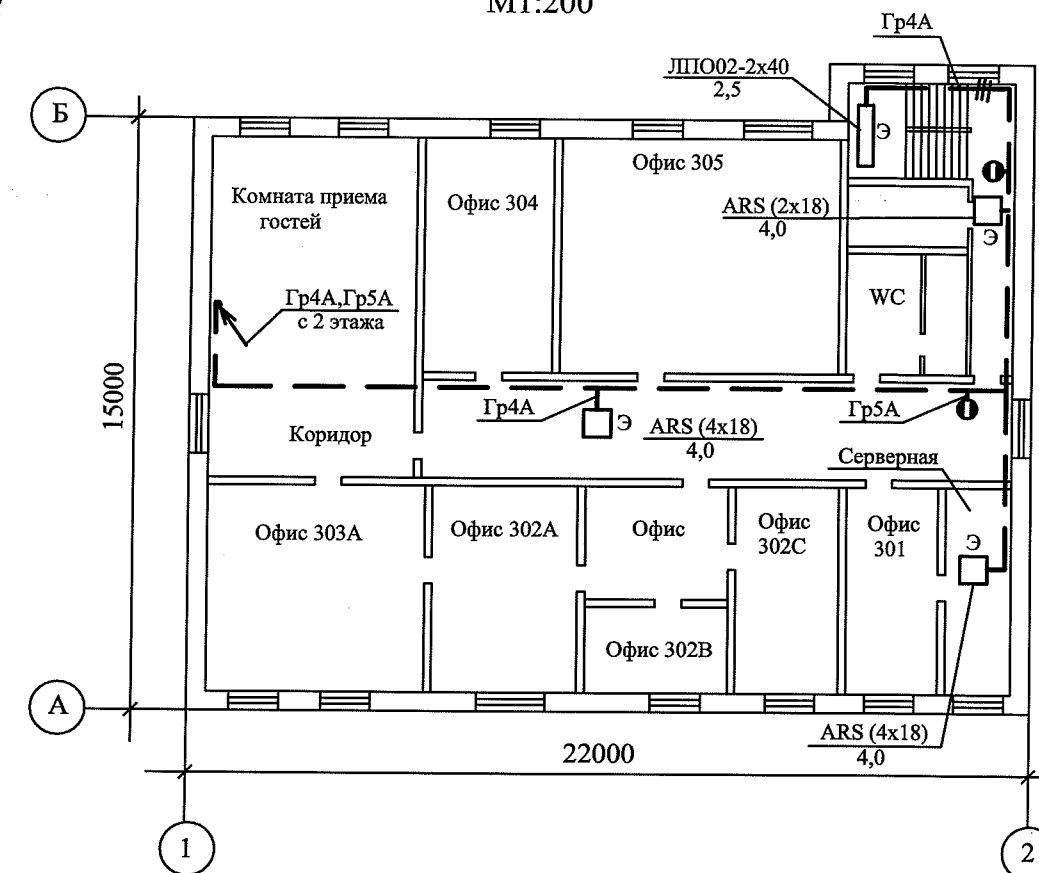

Условные обозначения

● — Световой указатель "Выход"

Примечания

- Напряжение рабочего освещения - 220В
 Расстояние от пола до оси установки:
 - осветительного щитка ЩОЗ - 1,5м;
 - выключателей - 0,9м
 Осветительная сеть и сеть эвакуационного освещения выполняется кабелем с медными жилами в коробах.
 Для эвакуации людей при аварийном отключении рабочего освещения предусматривается эвакуационное освещение.
 Групповые сети выполнить трехпроводными (L-N-PE). Цветность жил должна быть соблюдена:
 - голубой проводник - нулевой рабочий (N);
 - желто-зеленый - нулевой защитный проводник (PE);
 - черный, красный, белый, коричневый - фазный проводник (L)

187/07-ЭЛ				Реконструкция электрооборудования здания миссии ОБСЕ в Молдавии по ул. Митрополит Дософтей в г. Кишиневе		
Разраб.	Морозова	06.07		Электрооборудование	Стадия	Лист
Провер.	Майковская	06.07			РЕ	25
Электроосвещение 3 этажа				SRL "ARH-RicoM" Chişinău		

Nr.invent. nr.	
Semn. data	
Nr.invent. orig.	