



План 1 этажа
M1:200

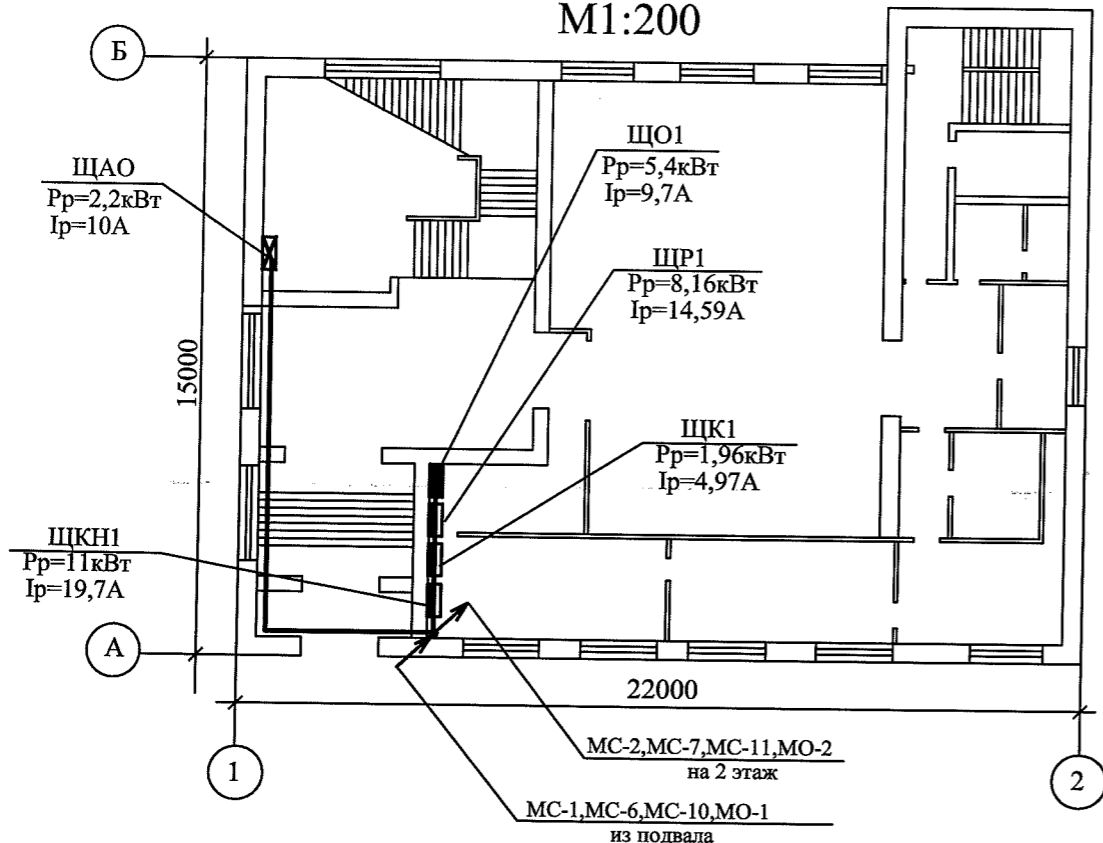


План подвала
M1:200

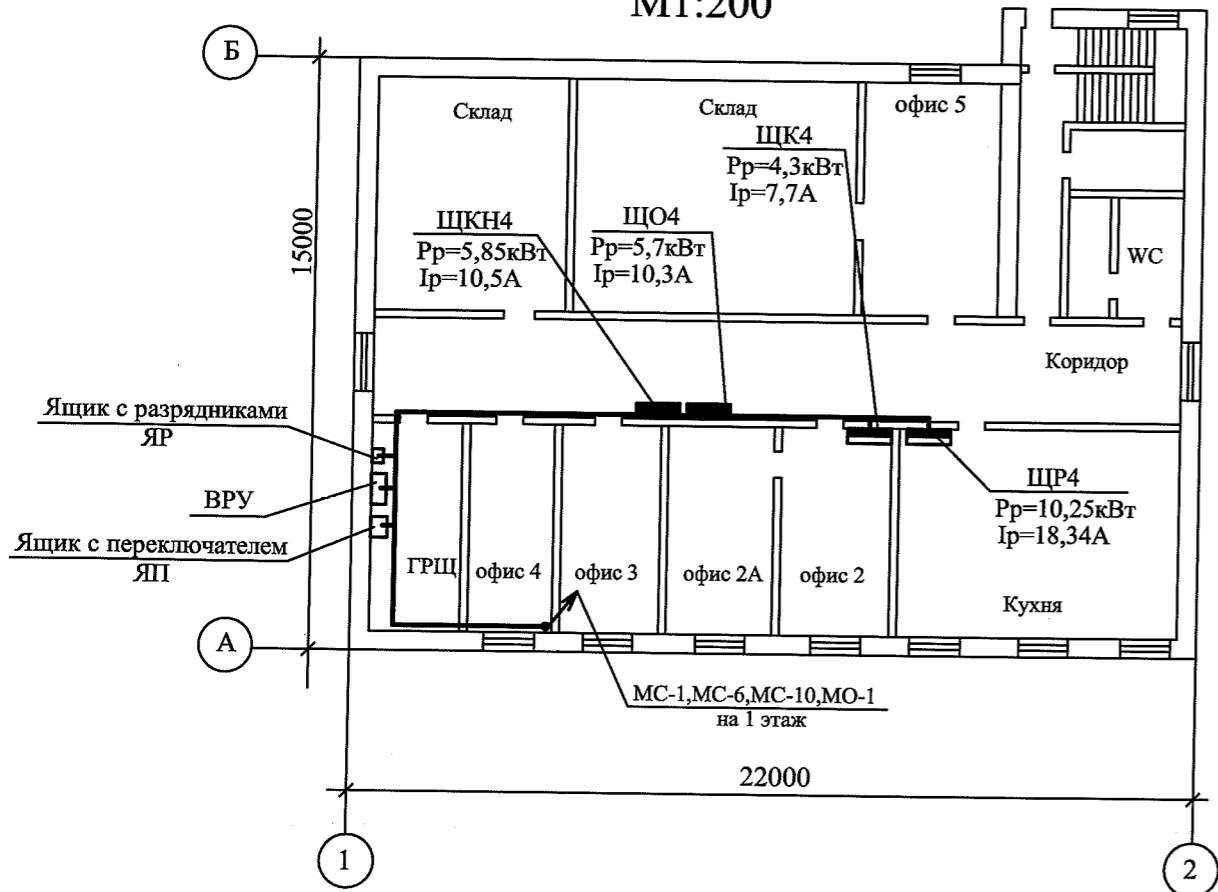


Примечания

Электропроводка выполняется кабелем с медными жилами марки ВВГнг в коробах
На первом этаже распределительные щитки установить в тамбуре

План 2 этажа
M1:200

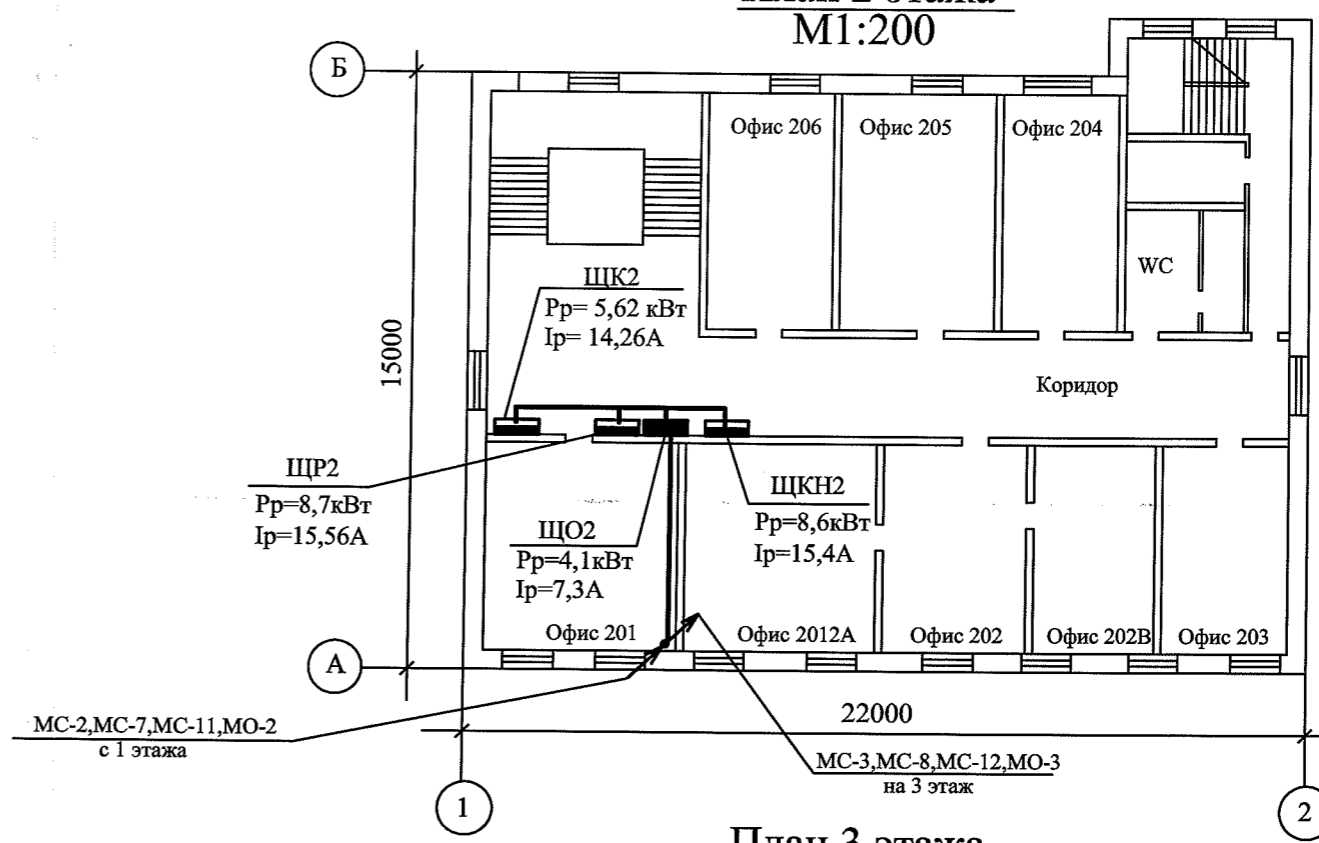

План 3 этажа
M1:200

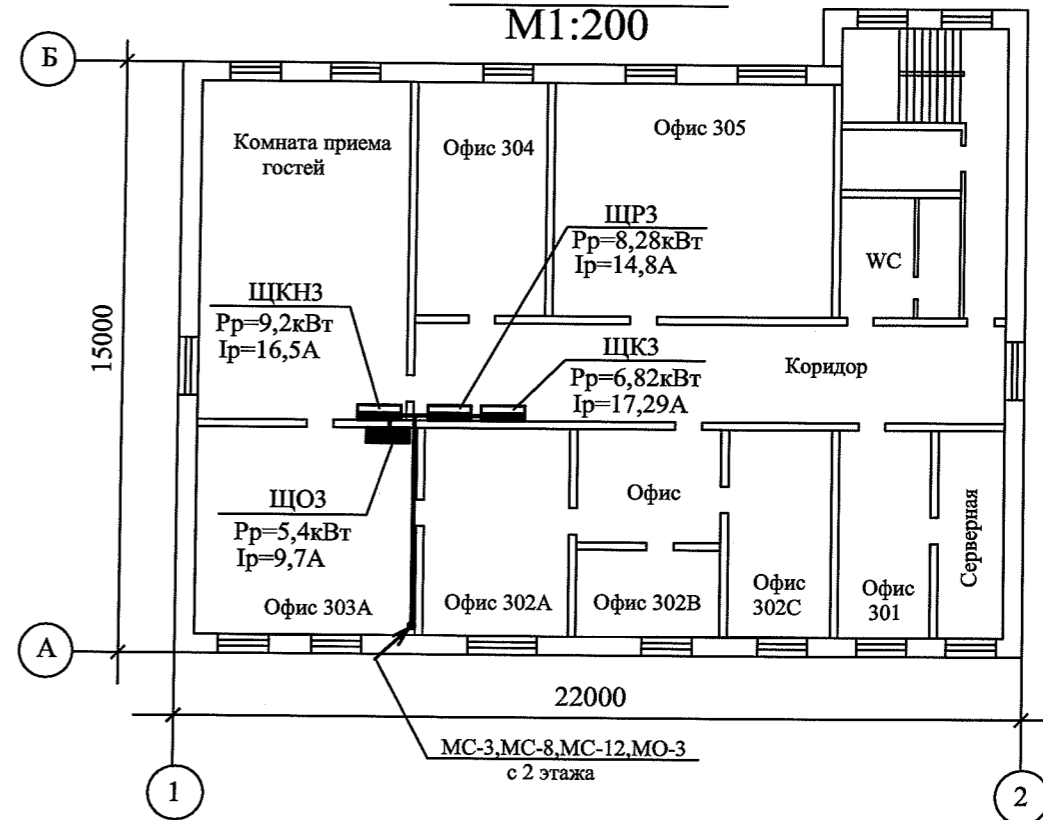

				187/07-ЭЛ			
Разраб.	Морозова	<i>Морозова</i>	06.07	Реконструкция электрооборудования здания миссии ОБСЕ в Молдавии по ул. Митрополит Дософтей в г. Кишиневе			
Провер.	Майковская	<i>Майковская</i>	06.07				
				Электрооборудование	Стадия	Лист	Листов
					РЕ	28	
				План питающей сети	SRL "ARH-RicoM" Chişinău		